


WENTYLATOR SILENT-300 CZ
 $L_w=200 \text{ m}^3/\text{h}$
 $N_s=29 \text{ W}$
 $m=1,25 \text{ kg}$

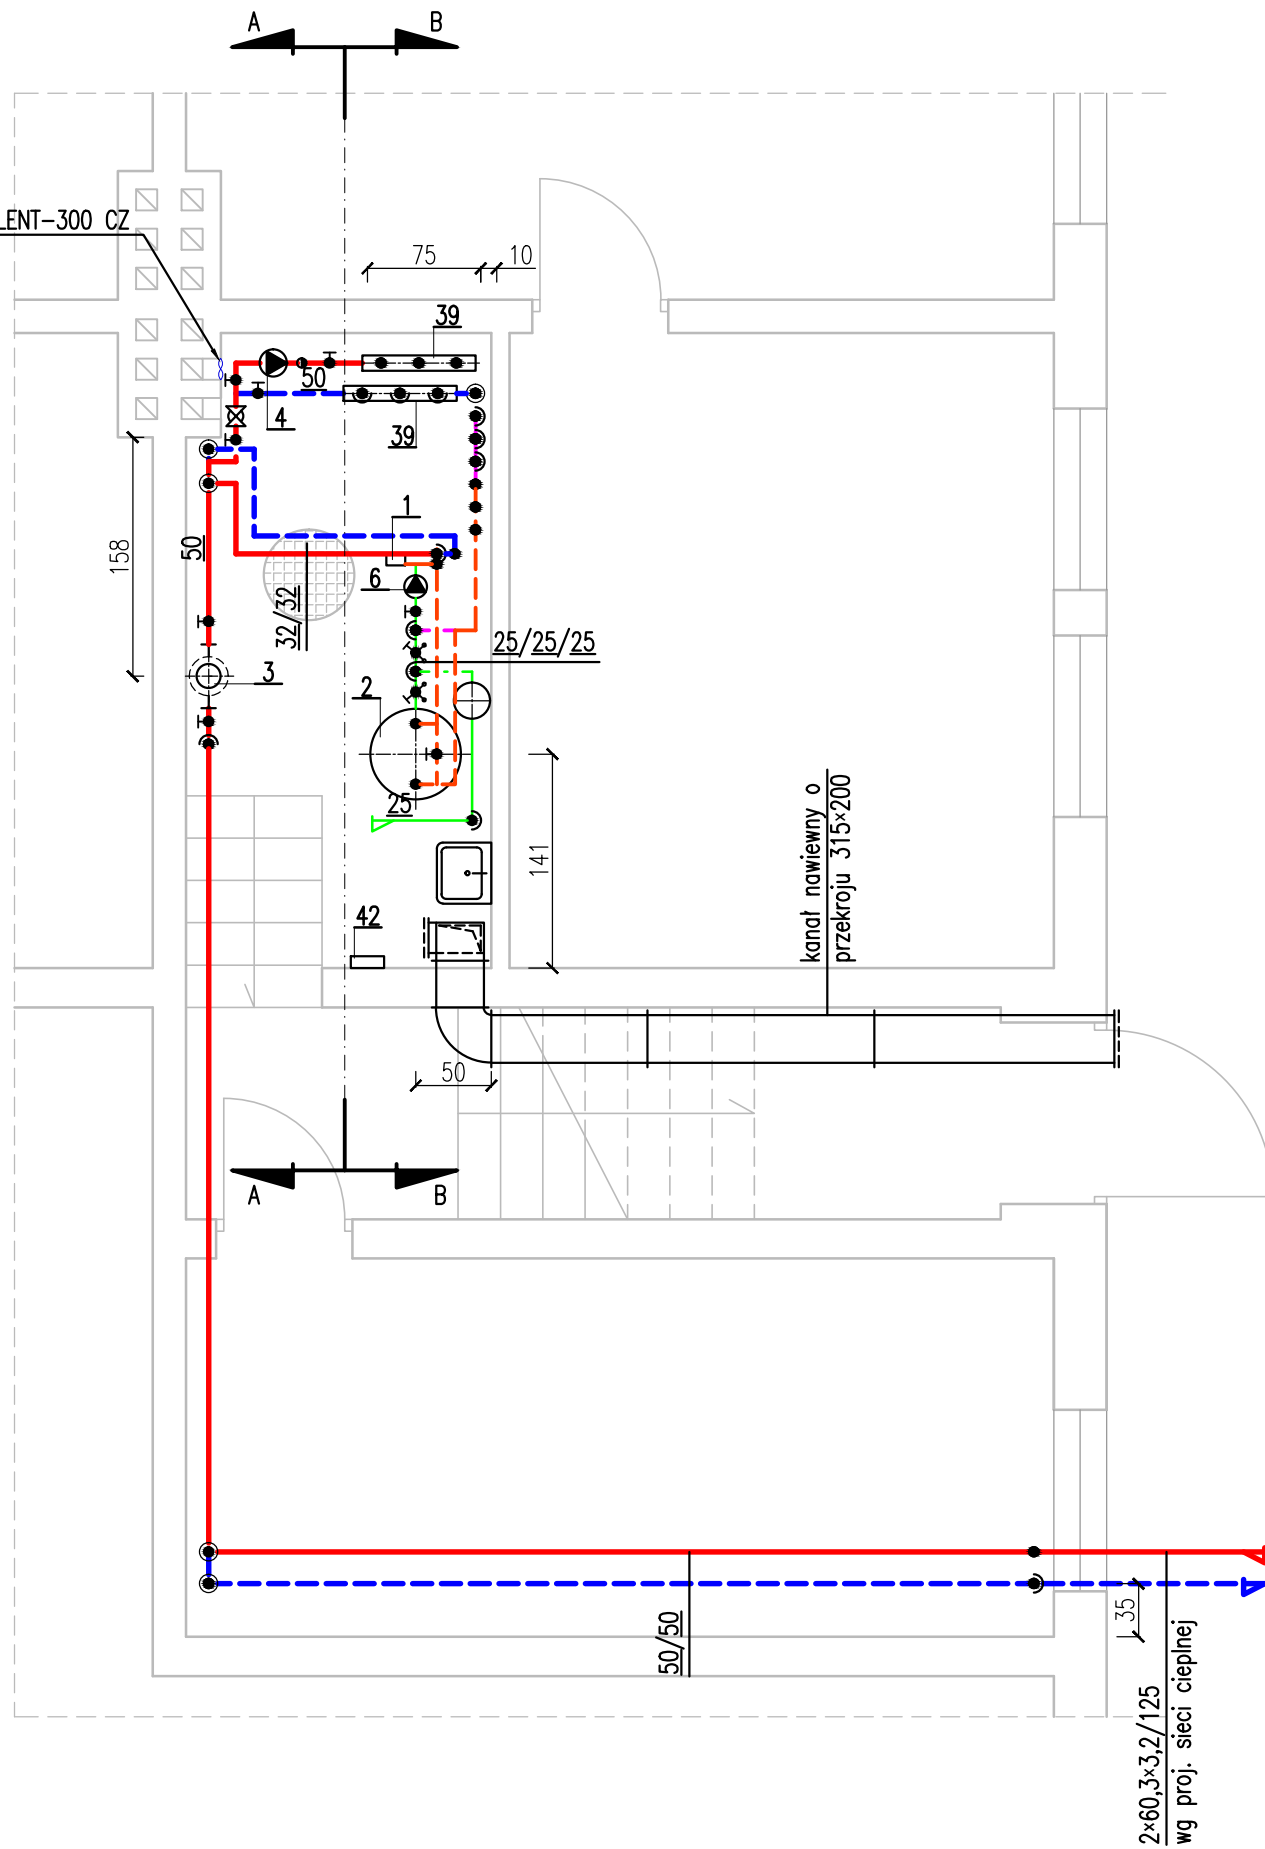

Biuro projektowe



TECHNIKA SANITARNA
KAZIMIERZ KURKOWSKI

86-300 Grudziądz
 ul. Groblowa 15/17
 tel./fax +48-56-46-239-65
 e-mail: technika.sanitarna@neostrada.pl

Inwestor

GMINA POTĘGOWO

ul. Kościuszki 5, 76-230 Potęgowo

Projekt

**BUDOWA SIECI CIEPŁOWNICZEJ WRAZ Z
 WĘZŁAMI CIEPLNYMI W MIEJSCOWOŚCI
 POTĘGOWO**

Etap

PROJEKT BUDOWLANO-WYKONAWCZY

Obiekt

WĘZŁ CIEPLNY W GMINNYM OŚRODKU POMOCY SPOŁECZNEJ
 UL. SZKOLNA 2, 76-230 POTĘGOWO, DZ. NR 41/6

Rysunek

RZUT PIWNIC
TECHNOLOGIA WĘZŁA CIEPLNEGO

Branża

TECHNOLOGIA I AUTOMATYKA

Data

11.2012

Skala

1:50

Projektant

inż. Kazimierz Kurkowski
 nr upr. BP-RN-V/153/TO/82-83

Podpis:

Sprawdził

inż. Marek Kotecki
 nr upr. KUP/0135/POOS/06

Podpis:

Opracował

Jakub Lewandowski

Podpis:

Nr umowy

23/2012 i 85/2012

Nr rys.

S-01

Rewizja

A