


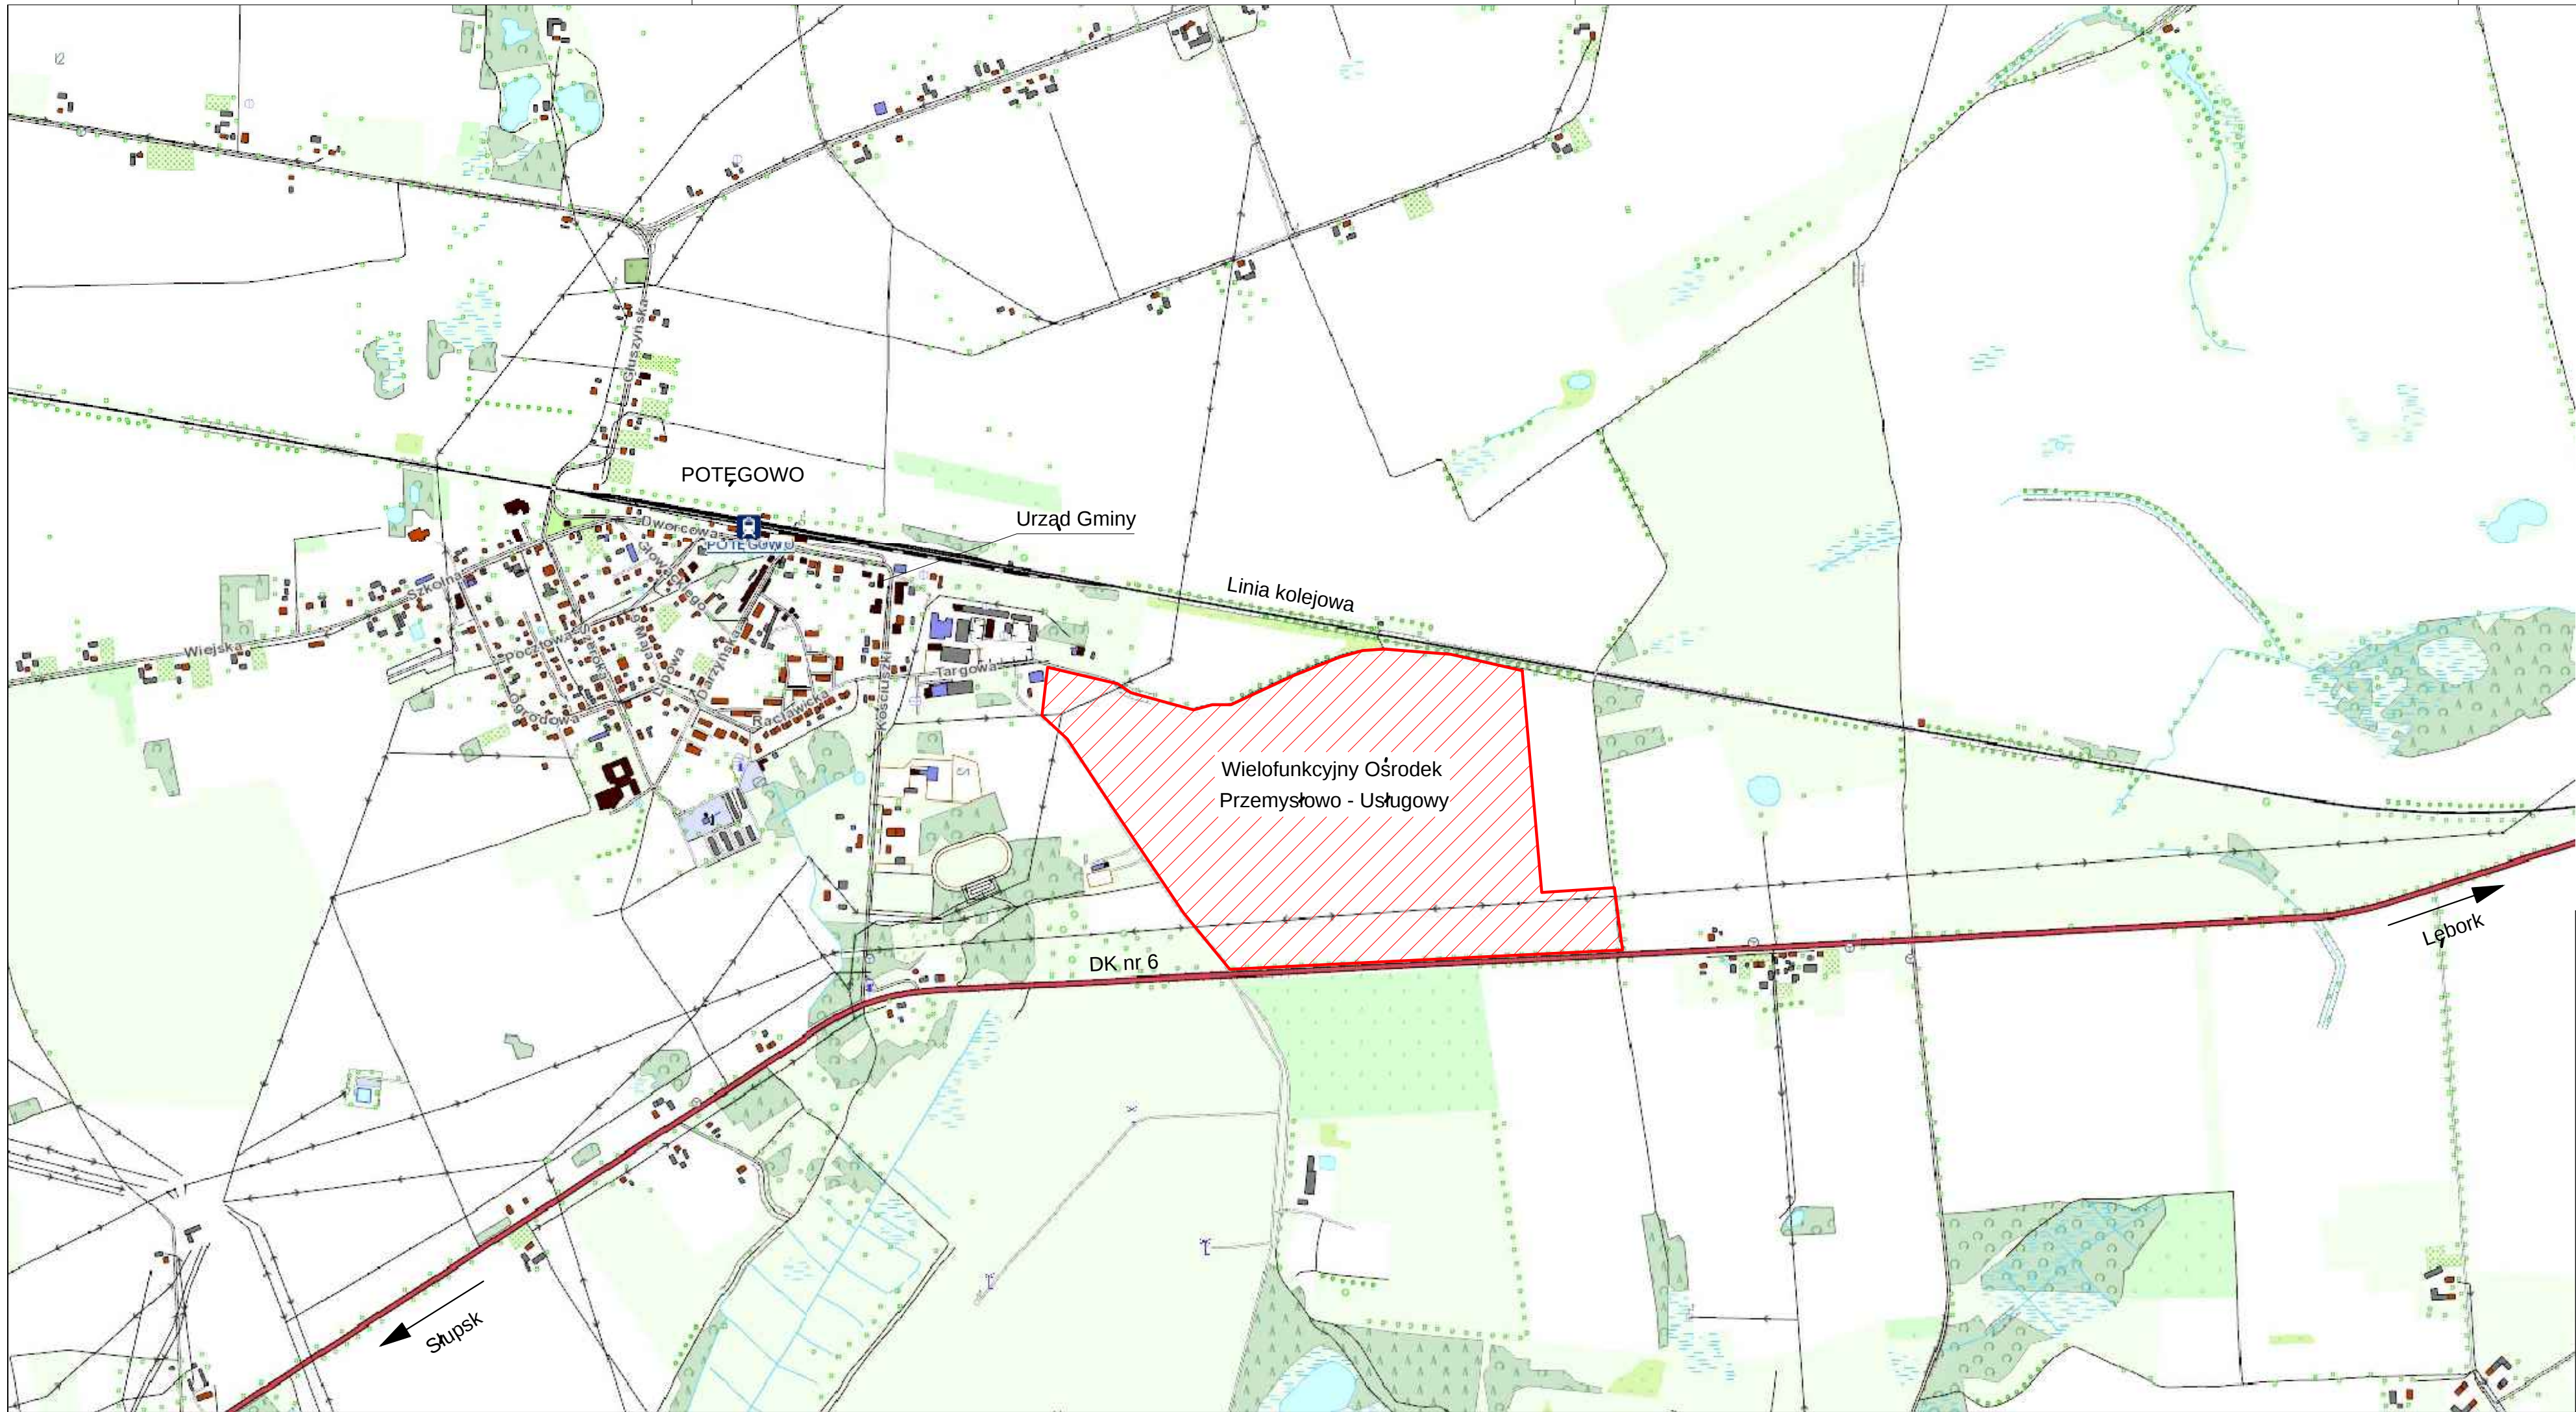

jednostka projektowa: "INWOD" Inżynieria Środowiska Wodnego Projektowanie i Nadzory 70-781 Szczecin ul. Zielone Wzgórze 18/8 tel./fax. 91-488-38-28 branża drogowa projektował: mgr inż. Marcin Rybakiewicz ZAP/0059/PWOD/06 sprawił: mgr inż. Robert Miłuta ZAP/0057/PWOD/06 branża instalacyjna projektował: mgr inż. Paweł Zarczyński ZAP/0062/POOS/05 sprawił: mgr inż. Waldemar Łagiewka 232/Sz/89		branża elektryczna projektował: inż. Ryszard Stachowicz 135/Sz/81 sprawił: mgr inż. Dariusz Wiśniewski ZAP/0119/PWOE/04 branża telekomunikacyjna projektował: inż. Irena Żądelek 0235/96/U sprawił: inż. Krystian Czapiewski 0020/96/U Pracownia projektowa zastrzega sobie w stosunku do niniejszego projektu wszelkie prawa wynikające z ustawy o prawie autorskim.	inwestor: Gmina Potęgowo ul. Kościuski 5 76 - 230 Potęgowo przedsięwzięcie: Przygotowanie dokumentacji technicznej dla Wielofunkcyjnego Ośrodka Przemysłowo - Usługowego w Potęgowie zadanie: Badania urobienia terenu dla Wielofunkcyjnego Ośrodka Przemysłowo - Usługowego w Potęgowie stadium: PROJEKT BUDOWLANO-WYKONAWCZY nr tytułu tomu: 1. Projekt zagospodarowania terenu tytuł rysunku: Plan poglądowy miejsce i data: SZCZECIN, IX 2014 skala: 1 : 10000 nr rys.: 0
--	--	--	---